
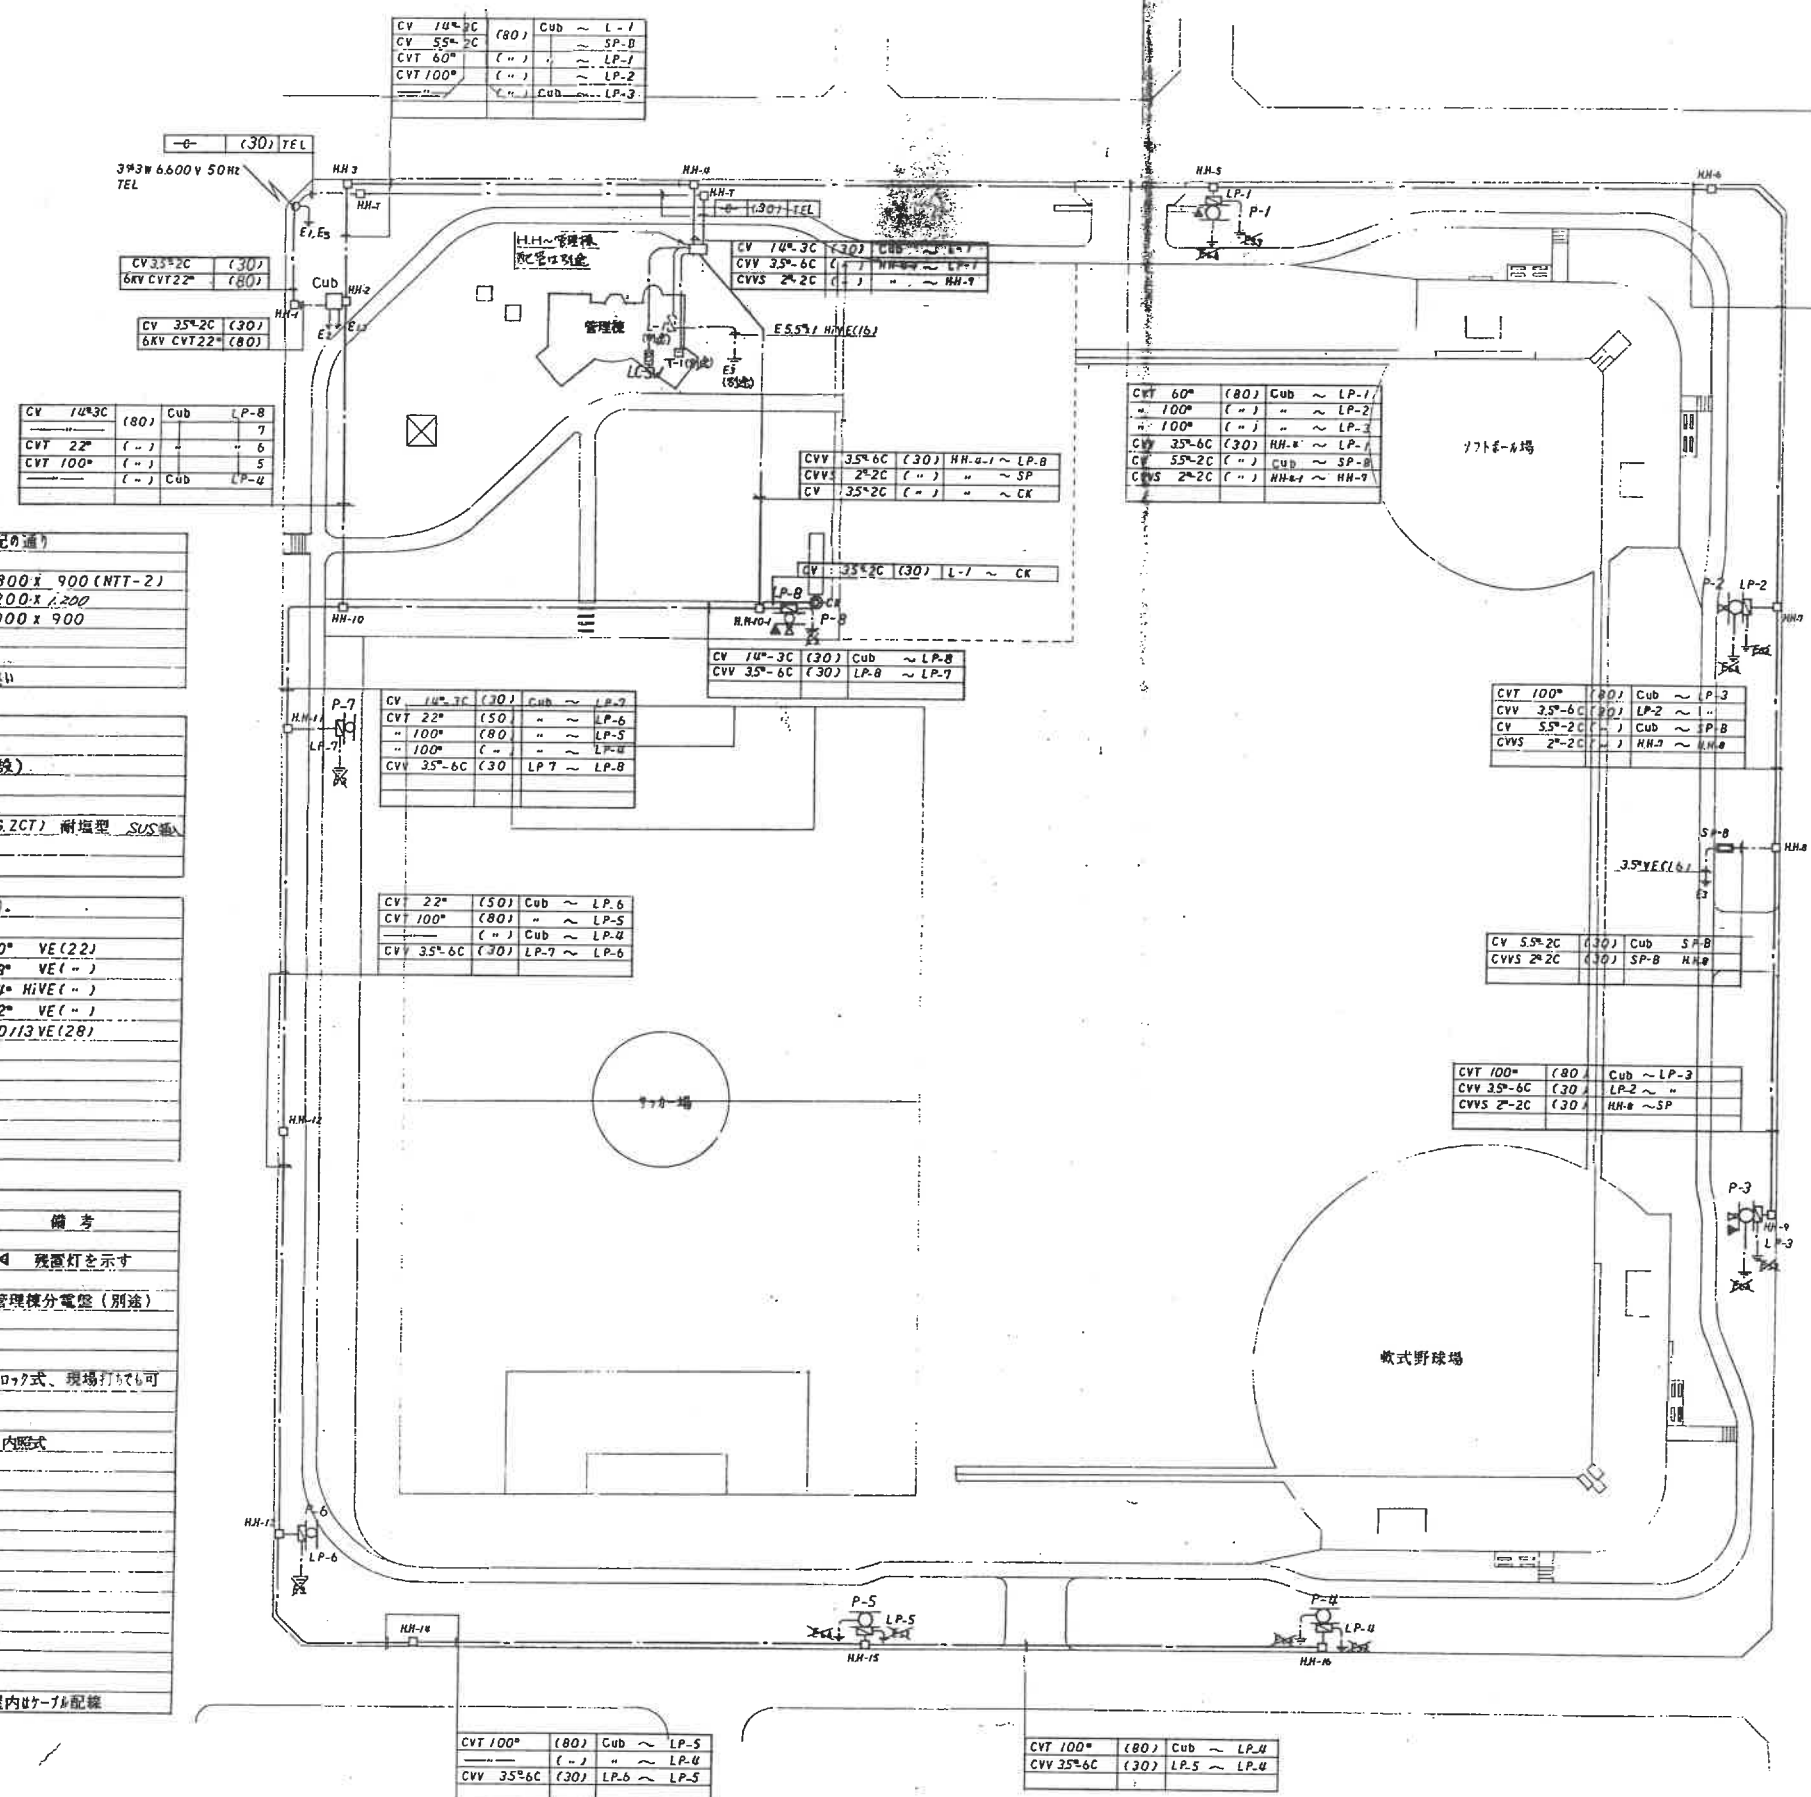


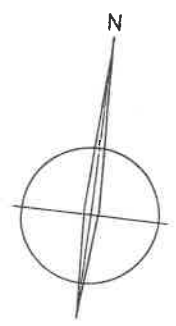

ハンドボールの寸法は下記通り

HL-T	400 x 800 x 900 (NTT-2)
HH-2	1200 x 1200 x 1200
HH-1, HH-3 ~ HH-16	900 x 900 x 900

器具はすべて中継重防水平型とする
ハンドボールは現場打ち又は組立式どちらでも良い

第一引込支持点

引込柱	CP-10-19-350 (既設)
支柱材	1 式
支線	1 式
引込開閉器	PAS 72kV 300A (IN 506.2CT) 耐塩型 SUS 鋼
接地工事	E1 IVB E3

特記無き接地工事は下記の通り

±E13	機器用接地	60° VE(22)
±E2	"	38° VE()
±E3	"	14° HIVE()
±E53	"	22° VE()
±E14	避雷針用	H 2D/13 VE(28)

図示無き各接地に水切端子を取付工事

凡 例

記号	名称	備考
□	照明塔	◀ 残照灯を示す
□	照明分電盤	管理棟分電盤 (別途)
□	照明操作スイッチ (LC-SW)	
□	スピーカー接続箱 (SP-B)	
○	引込柱	
□	ハンドボール	フック式、現場打ち可
□	VEアースボックス	
□	トランスバースピーカー	
○	時計 (両面表示型)	内照式
+	接地極	

--- 地中埋設配管 --- 屋内ケーブル配線

CVT 100°	(80)	Cub ~ LP-2
CVT 100°	()	~ LP-3
CVV 35°-6C	(30)	LP-2 ~ LP-3
CV 55°-2C	()	Cub ~ SP-B
CVVS 2°-2C	()	HH-4 ~ HH-7

特記無き各工事は下記の通り ()内は予備配管とする

工種	LP-1	LP-2	LP-3	LP-4	LP-5	LP-6	LP-7	LP-8	HH-1 ~ PB	HH-T ~ PB	Cub ~ HH-12
CV 35°-2C											
CV 55°-2C											
CV 100°											
CVV 35°-6C											
CVV 35°-4C											
CVV 35°-5C											
CVV 35°-6C											
CVVS 2°-2C											
CVVS 2°-3C											
E HV 55°											
E HV 8°											
(30)											
(50)											
FEP (80)											
(100)											
(150)											
(16)											
(22)											
(28)											
HVE (36)											
(42)											
(52)											
(70)											
(82)											
6kV CVT 22°											

特記事項

図中特記無き電線管の種類は被付硬質ビニル電線管 (FEP) とする。

ピーク同様のケーブルは各ケーブル (HH-4-1, 7, 8) 内に7-8ヶ所VE150x150x100 (WP) を設置し、分岐する向きはケーブルの向きに合わせ、水漏れ等の発生を防ぐ。

地中埋設配管の埋設深さはGL-600とする。

特記仕様書

本工事は、夜間照明工事を市の仕様に従い、良心的に行うものとする。

受変電設備
第一引込支持点の構内柱にハンドボールを径でケーブルまでの配管配線とケーブルの設置を図示のとおり行う。

照明塔設備
図示のとおり照明塔、照明塔の建設を行う。

照明器具設備
図示の各照明器具及び電撃殺虫器の取り付けを行い、完了時には、照度測定を行い、レポートを提出する。

照明配線設備
ケーブルの照明器具までの配管配線と盤の取り付け及び二次側の配線を図示のとおり行う。


電話配管設備
構内柱より引込ハンドボールを径で建物内電のケーブルまでの配管工事を行う。

避雷針設備
照明塔の頂部に図示のとおり避雷針を取り付ける。


放送設備 (時計設備を含む)
管理事務所のAMPより各スピーカーまでの配管配線とスピーカーとスピーカー接続箱の取り付けを行う。

配置図 配管配線図 1/500

年度	平成3年度
図種	配置図、配管配線図
工種	
工事番号	
図尺	1:500
工務所	新田市石川運動会場

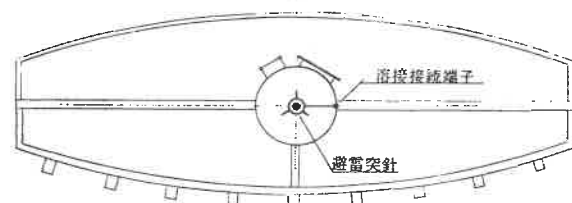

照明塔塔部平面図 1/50

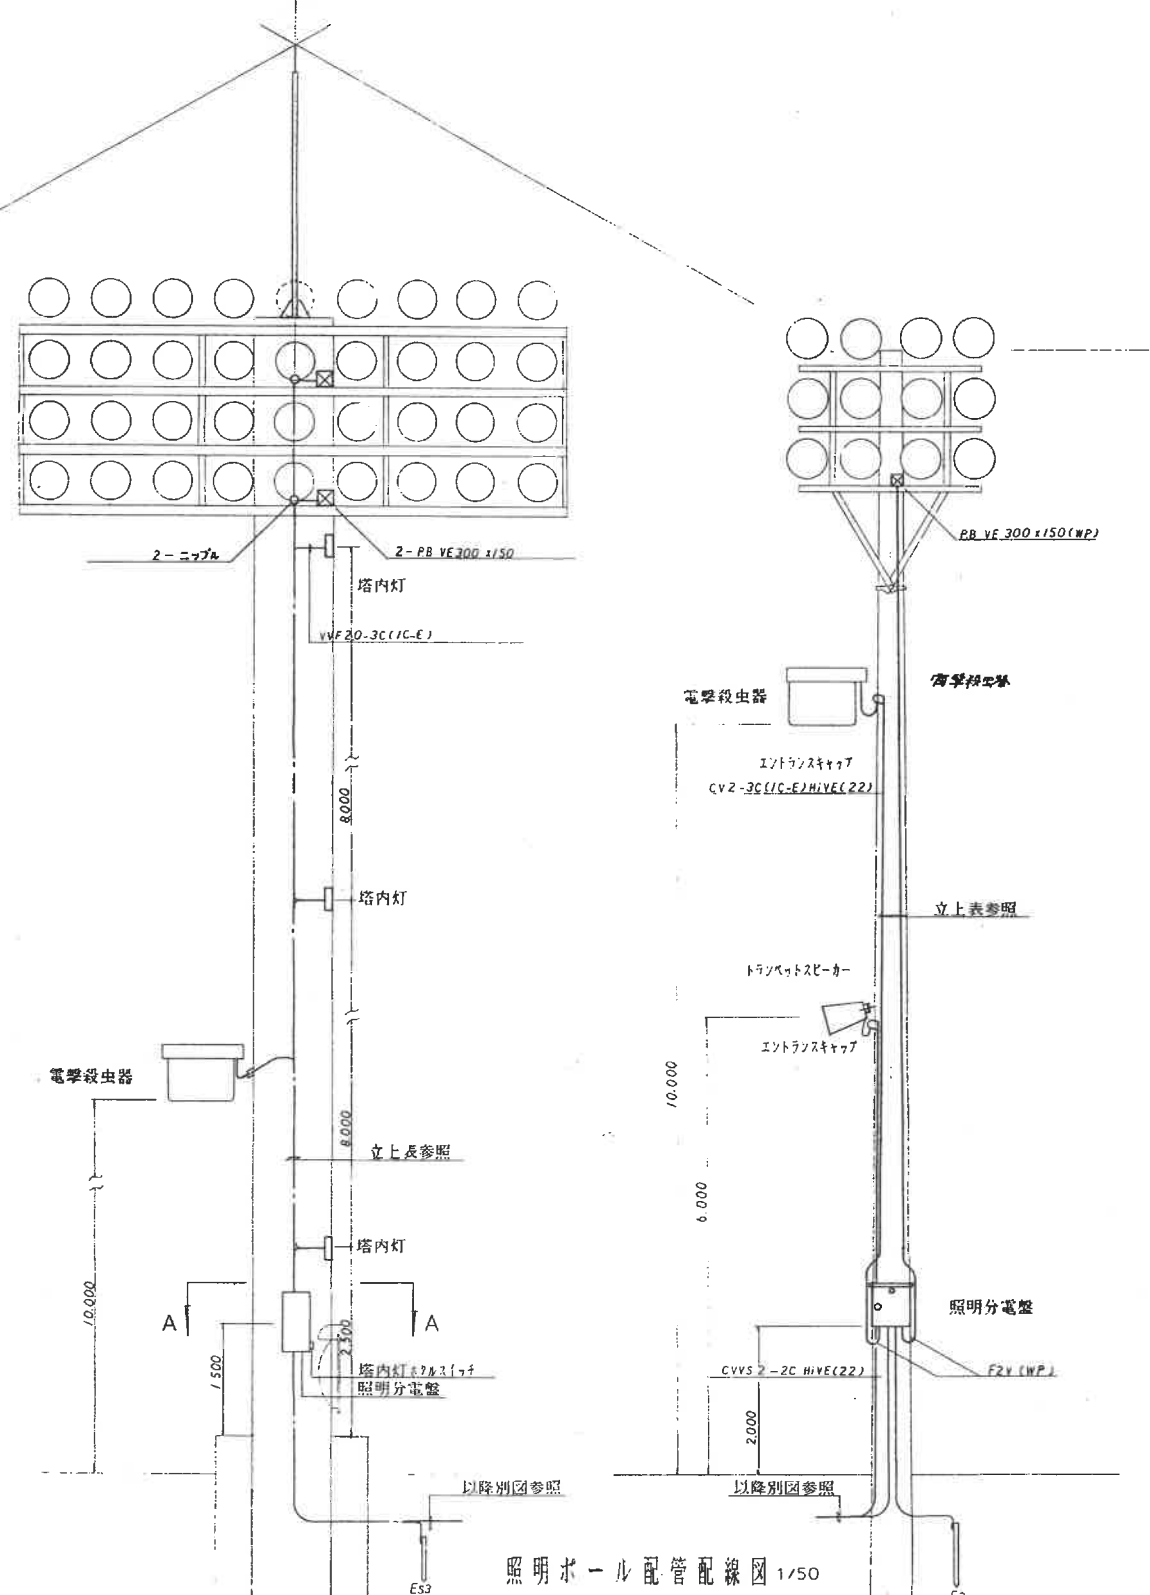


照明ポール配管配線図 1/50


各照明分電盤よりの立上表

分電盤	P-1	P-2	P-3	P-4	P-5	P-6	P-7	P-8
CV 8 -3C		1	2		1		1	1
・ 5.5 -3C	2		2				1	1
・ 14 -3C	2	2		3	2	1		
CV 2 -3C (IC-E)	/	/	/	/	/	/	/	/
VVF 20 -3C (---)	/	/	/	/	/	/	/	/
EIV 5.5	/	/	/	/	/	/	/	/
HIVE (22)						1	1	3
・ (28)						1	1	


照明分電盤(P1-6・8)より立上り箇所は約1.5mの2種ビーム配置
可とう電線管(WP)を使用する事。

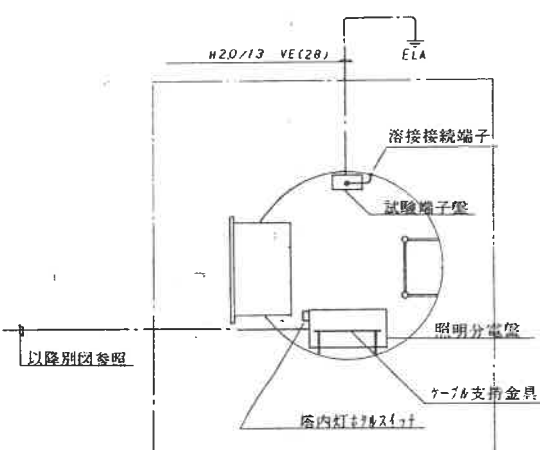


A-A 断面詳細図 1/20

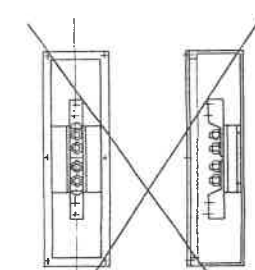


試験端子盤 (樹脂製)

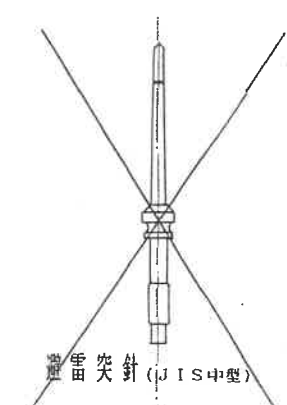

避雷突針 (JIS中型)

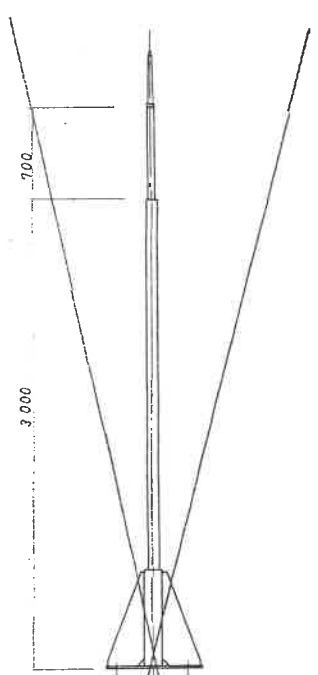

自立型支持管

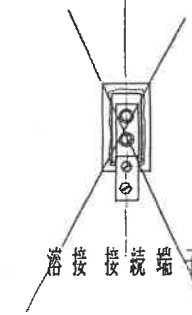


溶接接続端子

年度	平成3年度
図 種	照明塔配線 図
工 種	
工事番号	第 号
路線名	線
縮 尺	記
工事箇所	群馬市石川運動公園


LP-1



LP-2

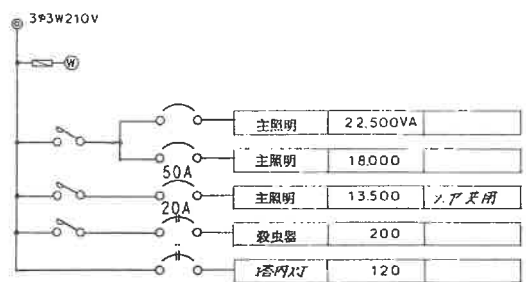

LP-3

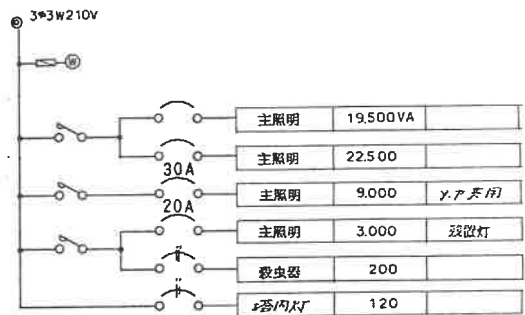


LP-4




LP-6.7




LP-8

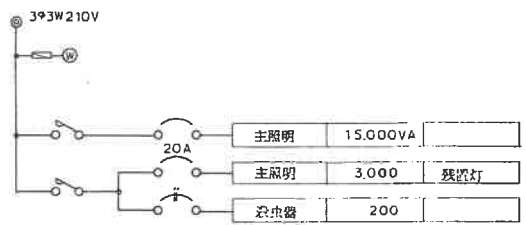


LP-5

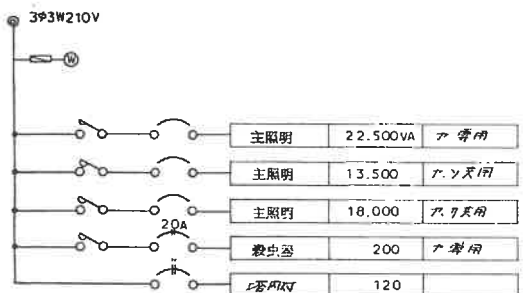


LC-SW

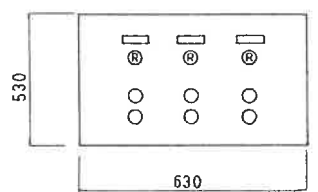

制御回路図

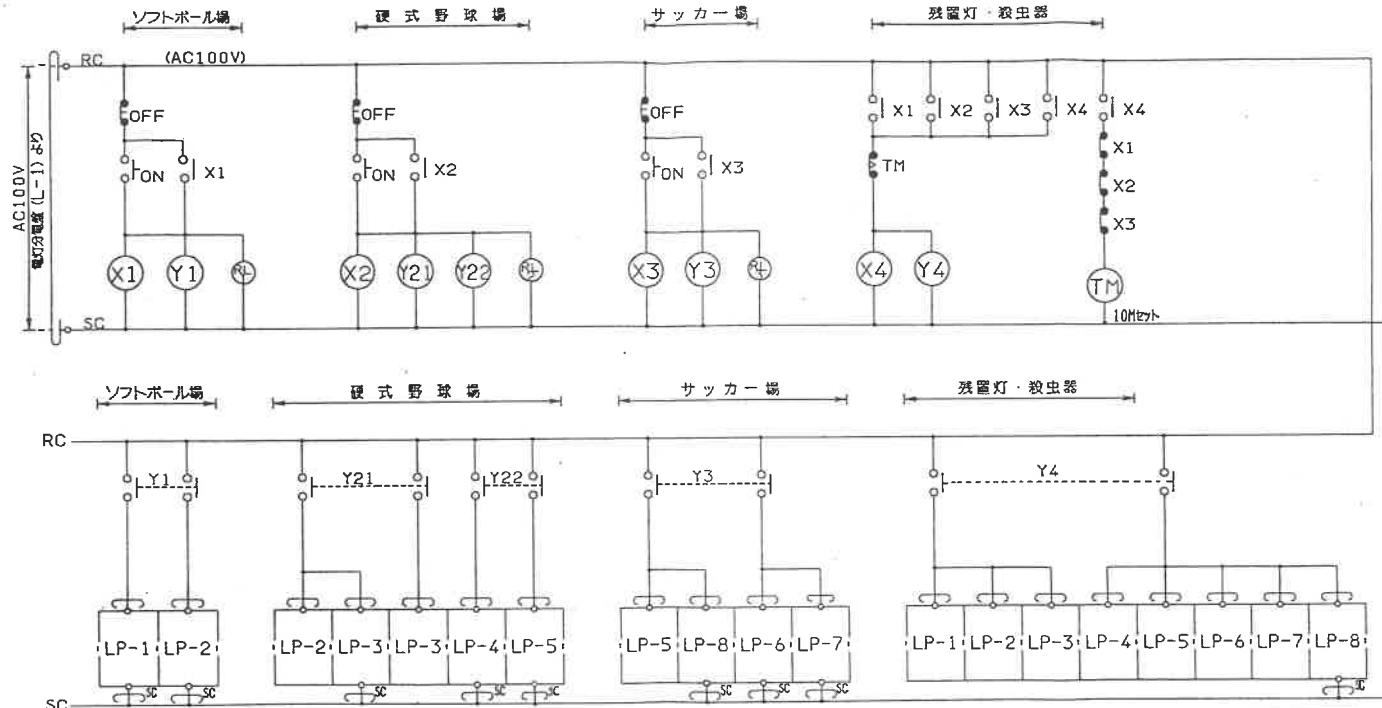


SP-B

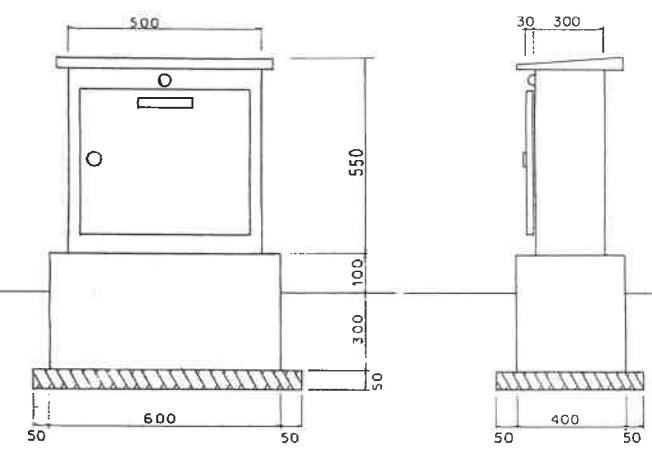


SP-B

使用上の注意
スピーカー接続前に管理事務室の
アンプを必ず切り換えて下さい。
切り換え確認後スピーカーと接続して下さい。


上記の文字を乳白アクリ板に彫刻し内蔵の
見やすい個所に取付の事

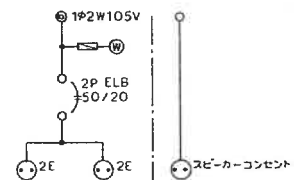

LP-6.7.8




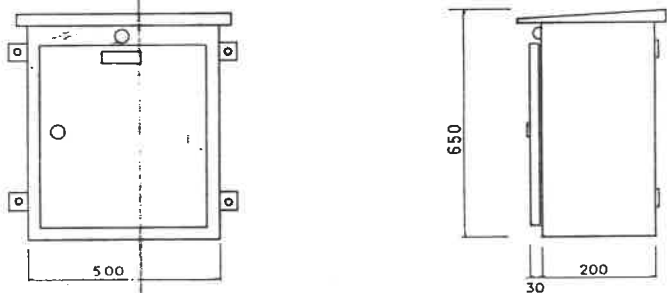





LP-1~5

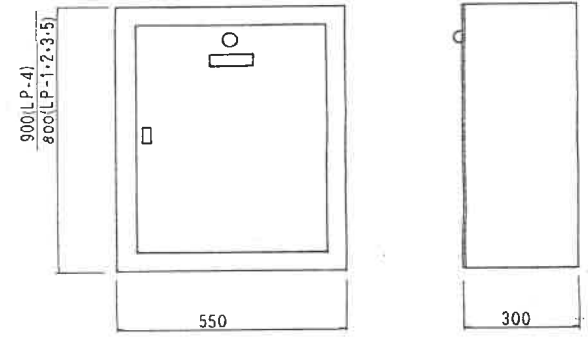

特記仕様	
製品の形状寸法は参考として製作承認図により決定付。	
製品は鋼板製焼付指定色仕上り。屋外防水型は溶融亜鉛鍍金メッキ塗装仕上り。	
各製品は制御線用に必要数の端子を設置付。	
特記無しブレーキはすべて漏電ブレーキとする。	
○ 20A	ELB 3P 100 / 75AT
○ 20A	ELB 3P 50 / 20AT
○ 20A	ELB 2P 50 / 20AT
○ 30A	ELB 3P 50 / 30AT
○ 50A	ELB 3P 50 / 50AT

年度	平成30年度
図種	制御回路図
工種	
工事番号	
路線名	
縮尺	
工事箇所	新田町石川運動公園

 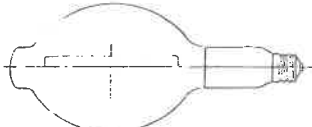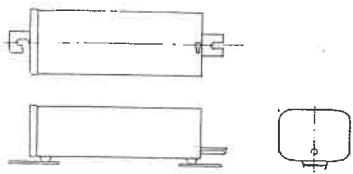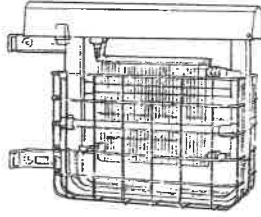
投光器 (1KW 狭角形)	ランプ (1KW メタルハライドランプ)
 日立形式: MT1003A	 透明形: 日立形式 M-1000B/BH-SC 拡散形: 日立形式 MF-1000B/BH-SC
狭角形	1000W 透明形
塔内灯	1000W 拡散形
 日立形式: PM2100(特)	 安定器 (1KW 金属ハライド形) 日立形式: 10B-MEC-25
FL20w	
塔内灯ガード	スピーカー (セパレート形トランペットホーン)
 日立形式: NK02151	 ToA形式: TH-60L TU-35ML
	55W
電撃投虫器	
 日立形式: WVS3251 WVS3250	
FL30SBL x 2	

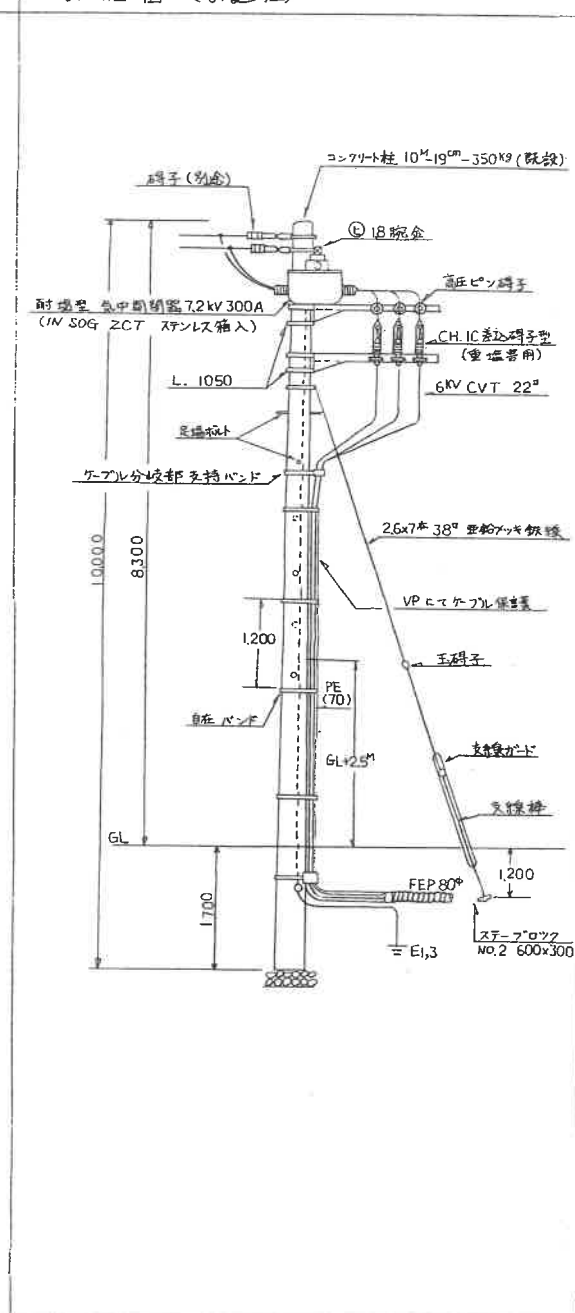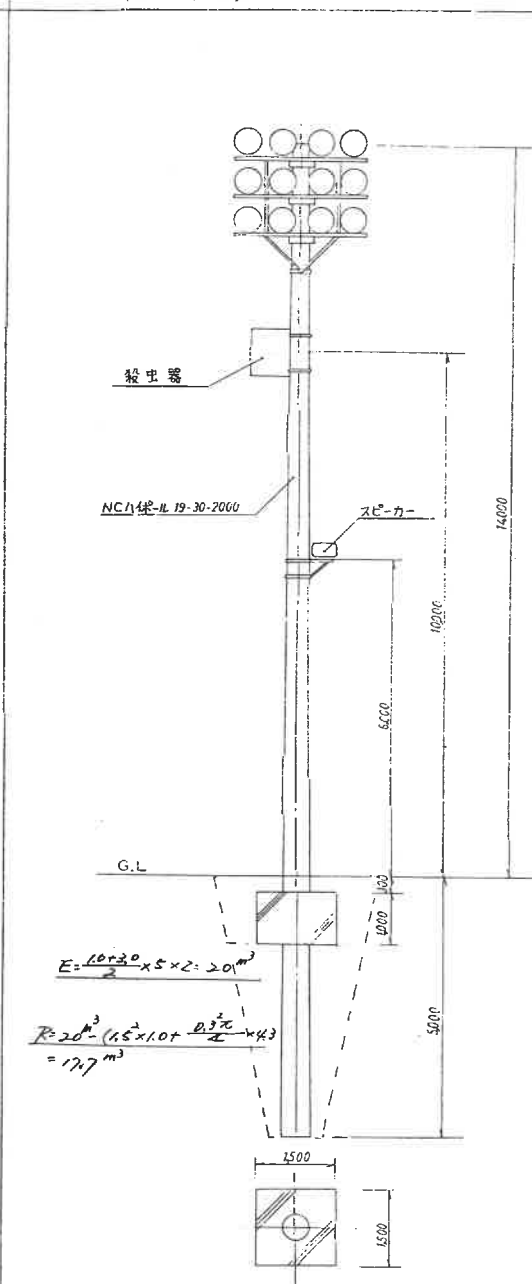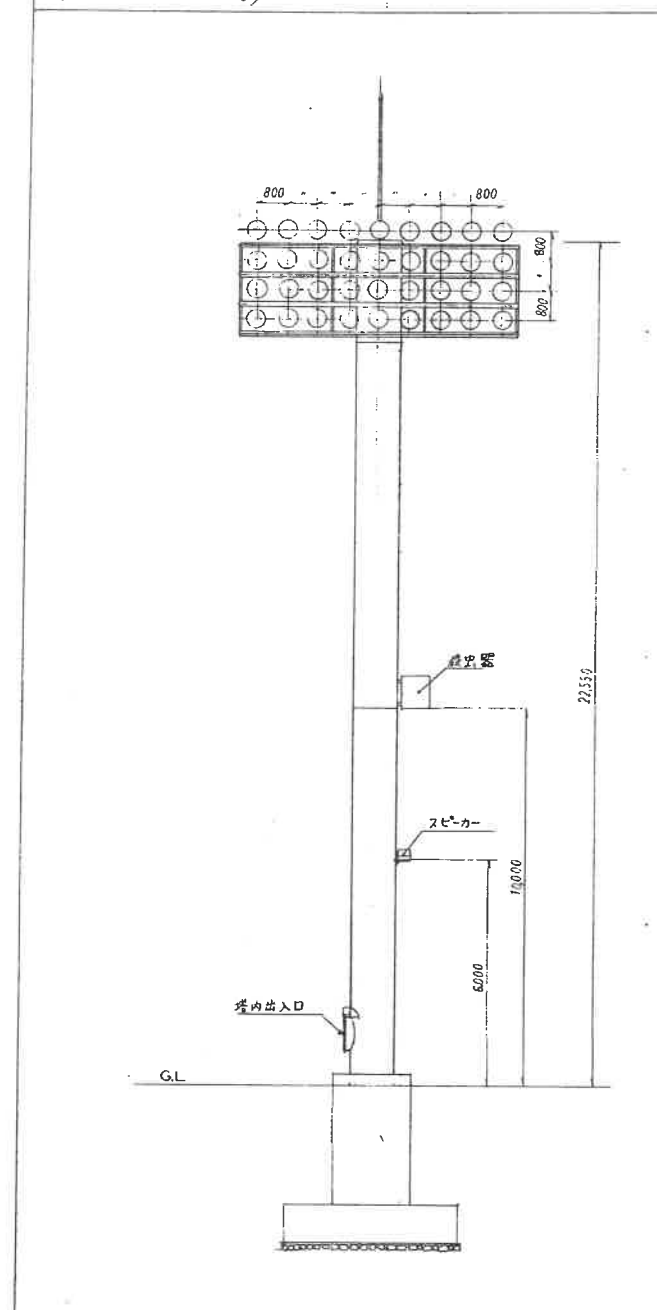

年 度	平成 3 年度
図 標	装柱計細 図
工 種	
工事番号	号
工 事 名	
縮 尺	_____
工事箇所	勝田市石川運動広場

数量表

ポイント	エリア	MT1003+MF1000B	MT1003+M1000B	計
P-1	ソフトボール	24	12	36
P-2	ソフトボール	18	9	27
P-3	野球	—	9	9
P-4	野球	15	21	36
P-5	野球	6	18	24
P-6	サッカー	3	9	12
P-7	サッカー	—	12	12
P-8	サッカー	6	6	12
計		87	129	216

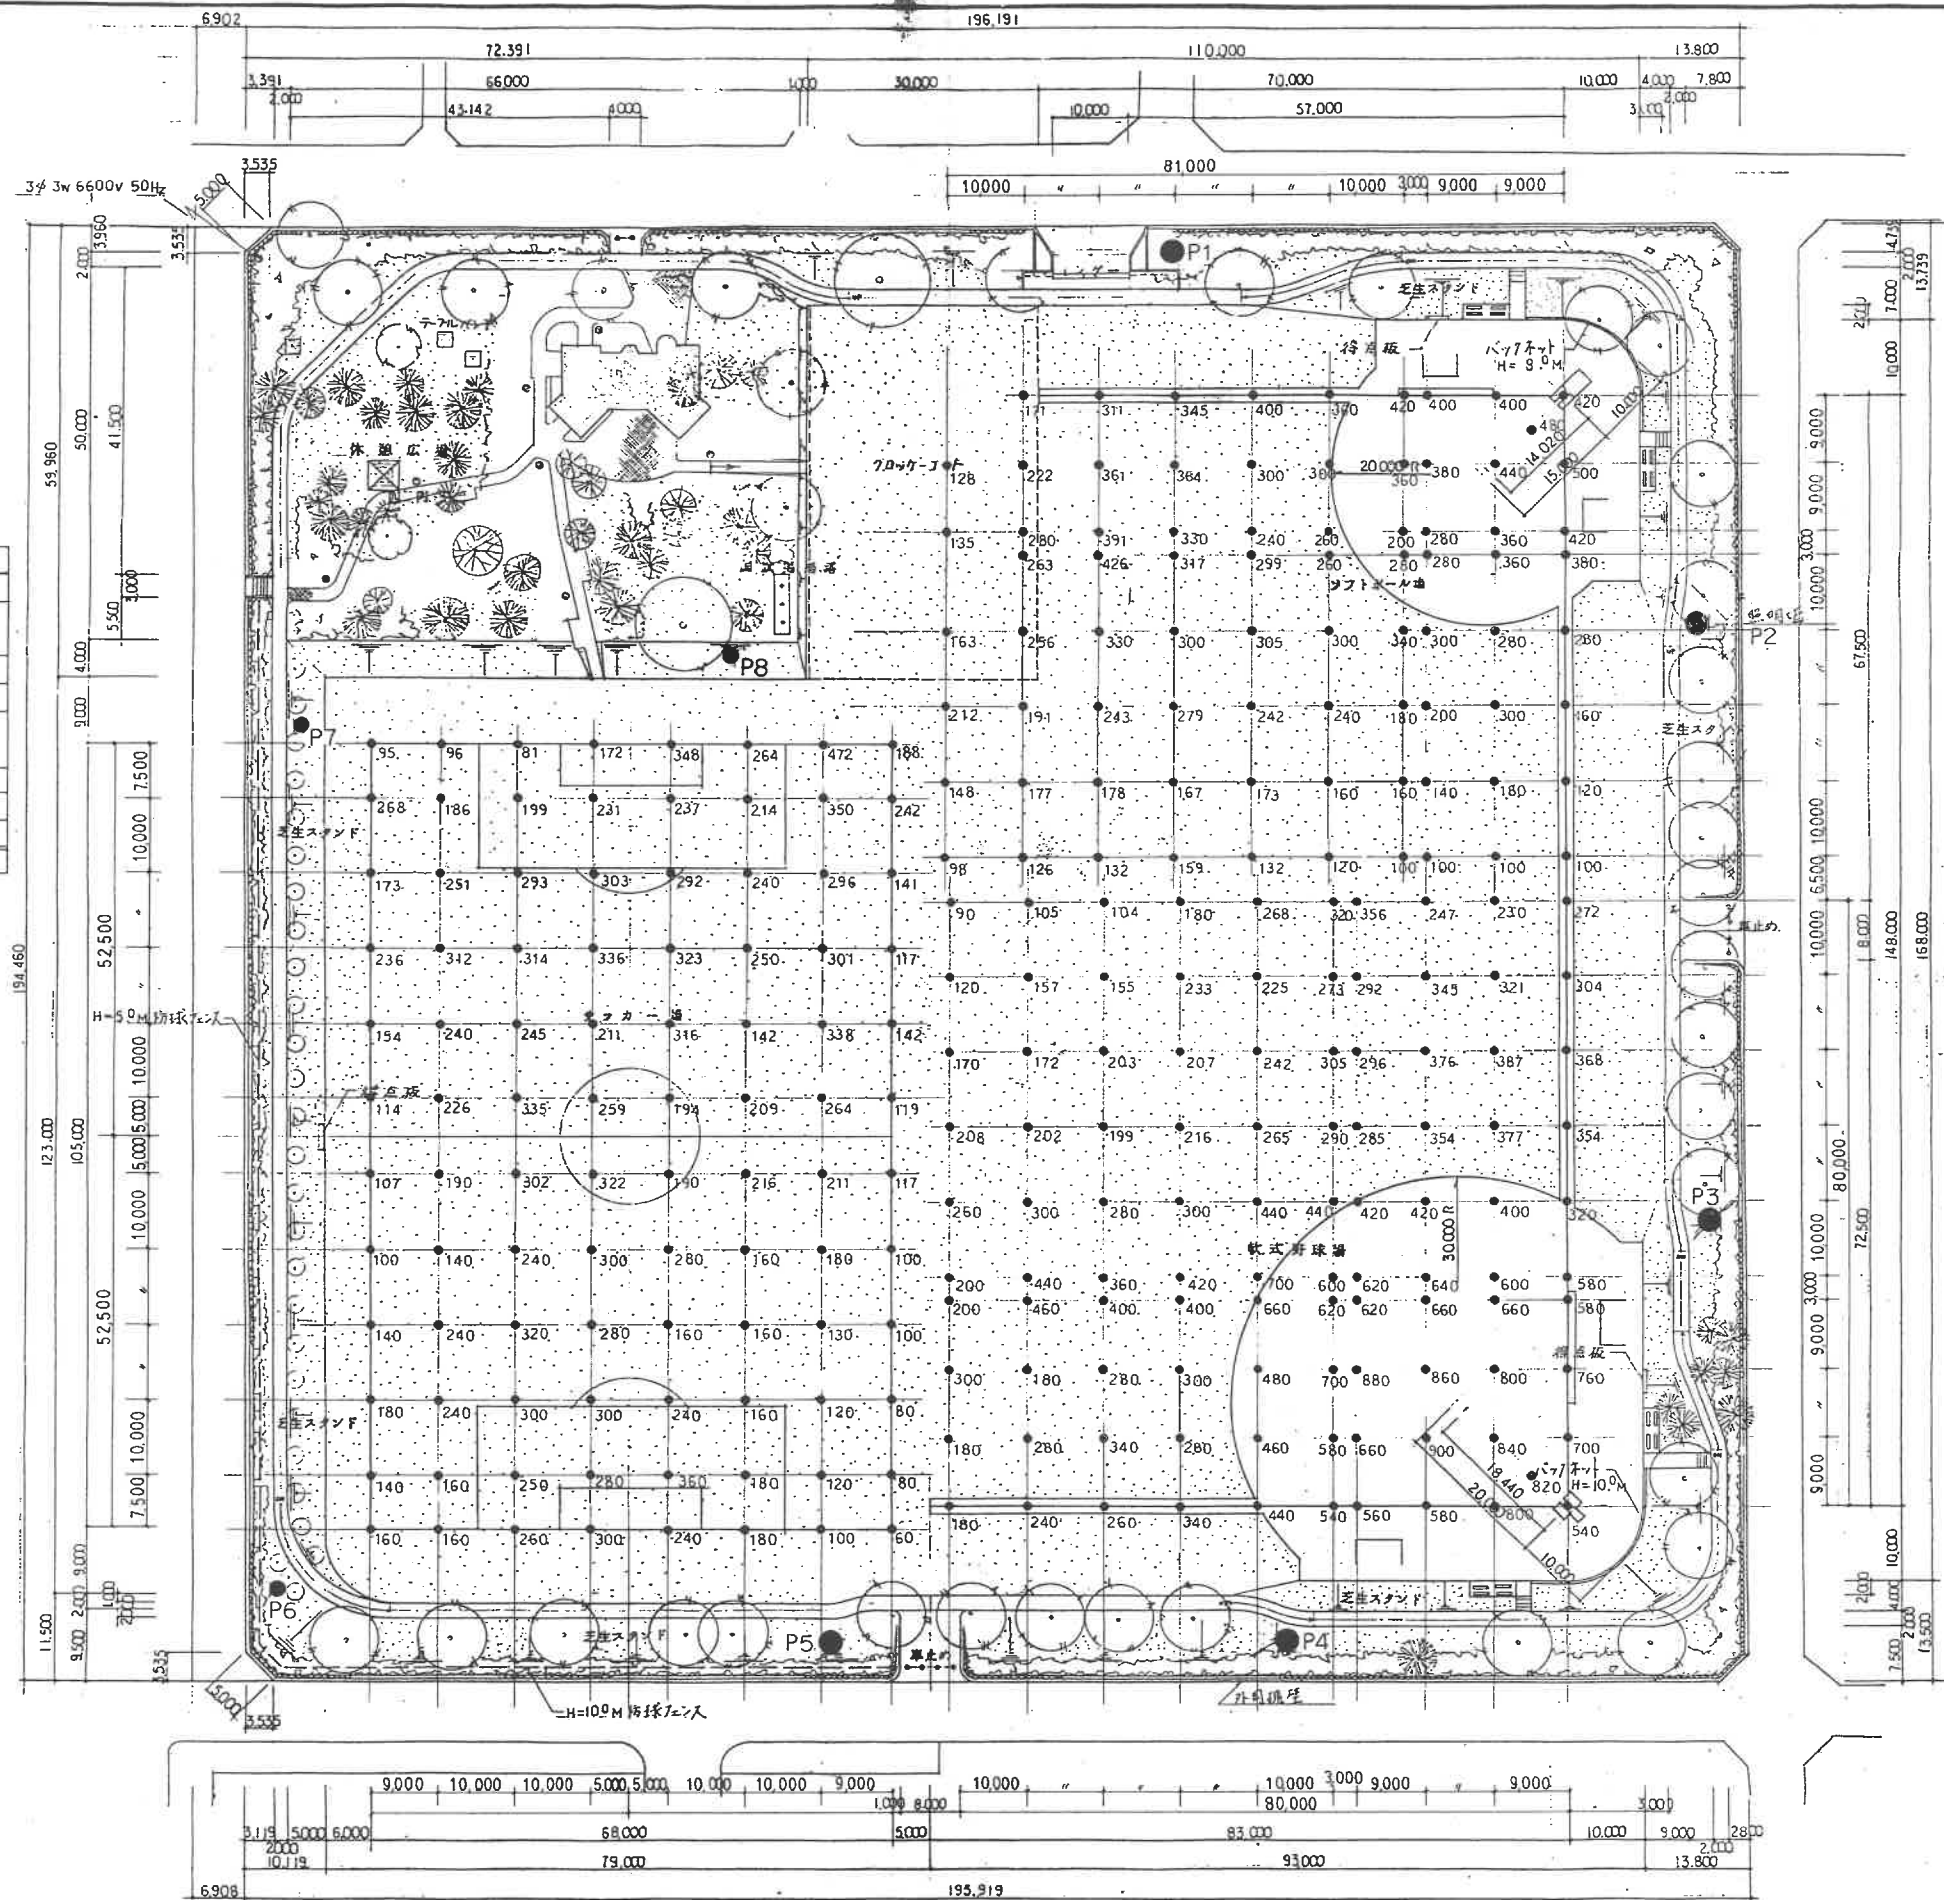

平面配置図 S 1:500

照度測定実施日 平成4年3月13日(木)18:00~20:30

年度	平成3年度
図種	照度測定図
工種	
工事番号	
路線名	
縮尺	
工事箇所	勝田中石川運動広場